


01	ŚWIETLICA / JADALNIA	46,7 m²
02	KUCHNIA	9,2 m²
03	ZMYWALNIA	3,8 m²
04	PRALNIA Z SUSZARNIA	6,4 m²
05	WC męskie	5,9 m²
06	WC damskie	2,2 m²
07	POM. PORZĄD.	2,2 m²
08	KOMUNIKACJA	15,7 m²
09	PORTIERNIA	9,9 m²
10	KL. SCHODOWA	11,4 m²
11	PRZEDSIONEK	4,3 m²
RAZEM:		117,7 m²

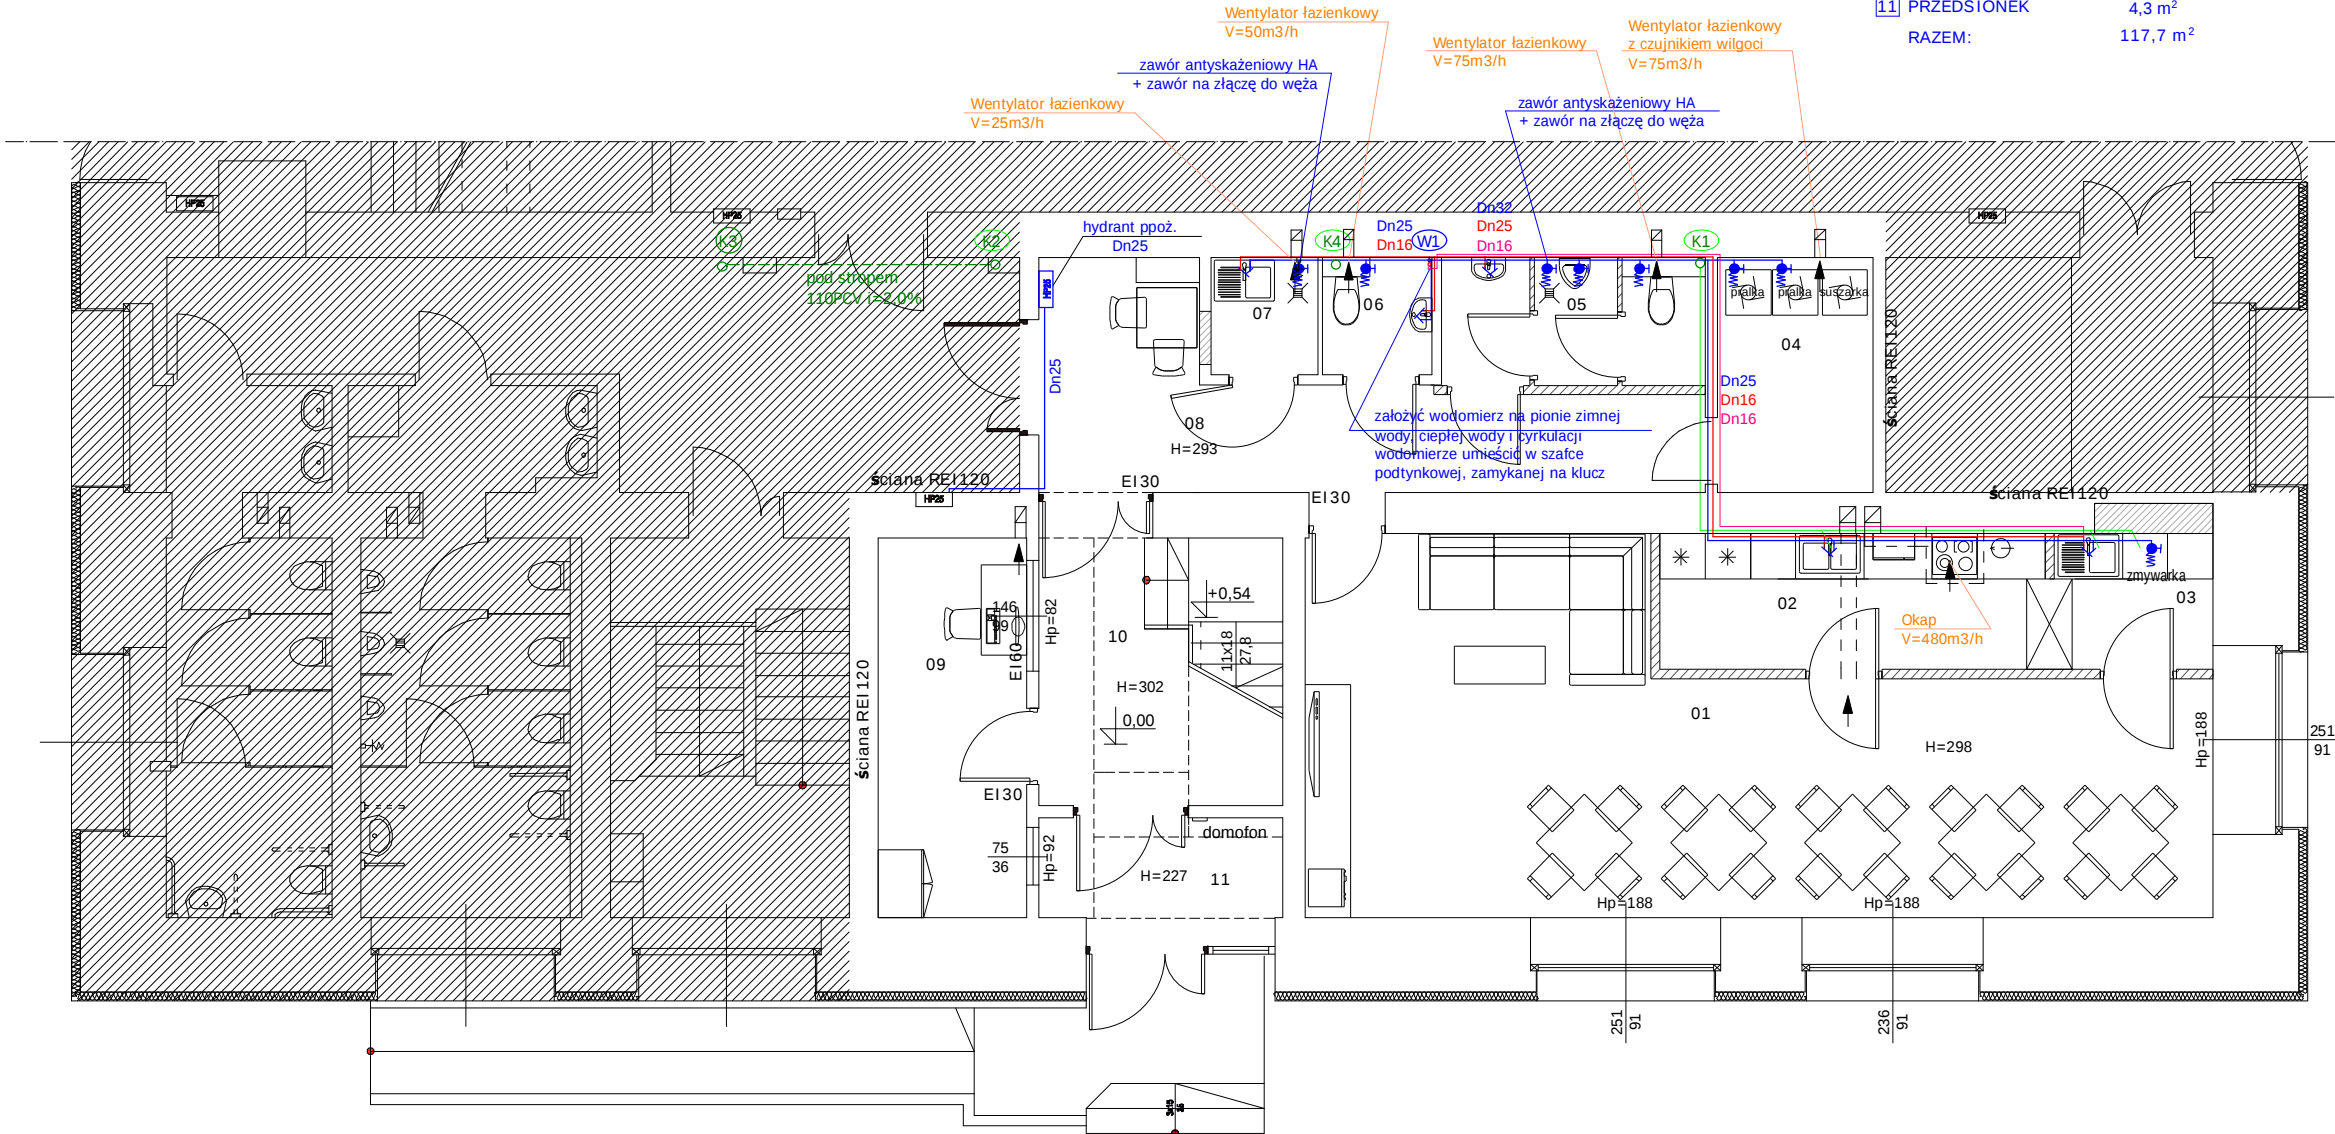

LEGENDA

- Dn25 woda zimna
- Dn16 woda ciepła
- Dn16 cyrkulacja
- W1 istniejący pion wody
- K1 istniejący pion kan. sanitarnej
- K3 projektowany pion kan. sanitarnej
- kanalizacja sanitarna podstropowa

PROJEKTOWANIE I NADZÓR W BUDOWNICTWIE mgr inż. Jarosław Mikołajczyk 59-216 Kunice, Pątnów Legnicki 10A tel. kom. 502-296-226		
Obiekt	Budynek Ośrodka Sportu i Rekreacji w Wałbrzychu. Bursa szkolna.	Projekt wykonawczy
Adres	58-300 Wałbrzych, ul. Wysockiego 11a dz. nr 95/17 obr. 0028	Branża sanitarna
Tyt. rys.	Rzut parteru - instalacja wod.-kan., wentylacja	Skala 1:100
Projektant	mgr inż. L. JATKIEWICZ	Data 06 2015
Rys. opracował	mgr inż. J. MIKOŁAJCZYK	Rys. nr S1