


201	POKÓJ 4-OSOLOWY	27,3 m²
202	POKÓJ 2-OSOLOWY	12,8 m²
203	POKÓJ 2-OSOLOWY	14,2 m²
204	POKÓJ 2-OSOLOWY	15,6 m²
205	ŁAZIENKA	3,6 m²
206	WEZEŁ SANITARNY	6,4 m²
207	WEZEŁ SANITARNY	10,3 m²
208	POKÓJ WYCHOWAWCY	14,4 m²
209	ŁAZIENKA	3,6 m²
210	POKÓJ 2-OSOLOWY	16,3 m²
211	POKÓJ 2-OSOLOWY	12,5 m²
212	POKÓJ 4-OSOLOWY	25,1 m²
213	KOMUNIKACJA	37,2 m²
214	KL. SCHODOWA	13,0 m²
RAZEM:		212,3 m²

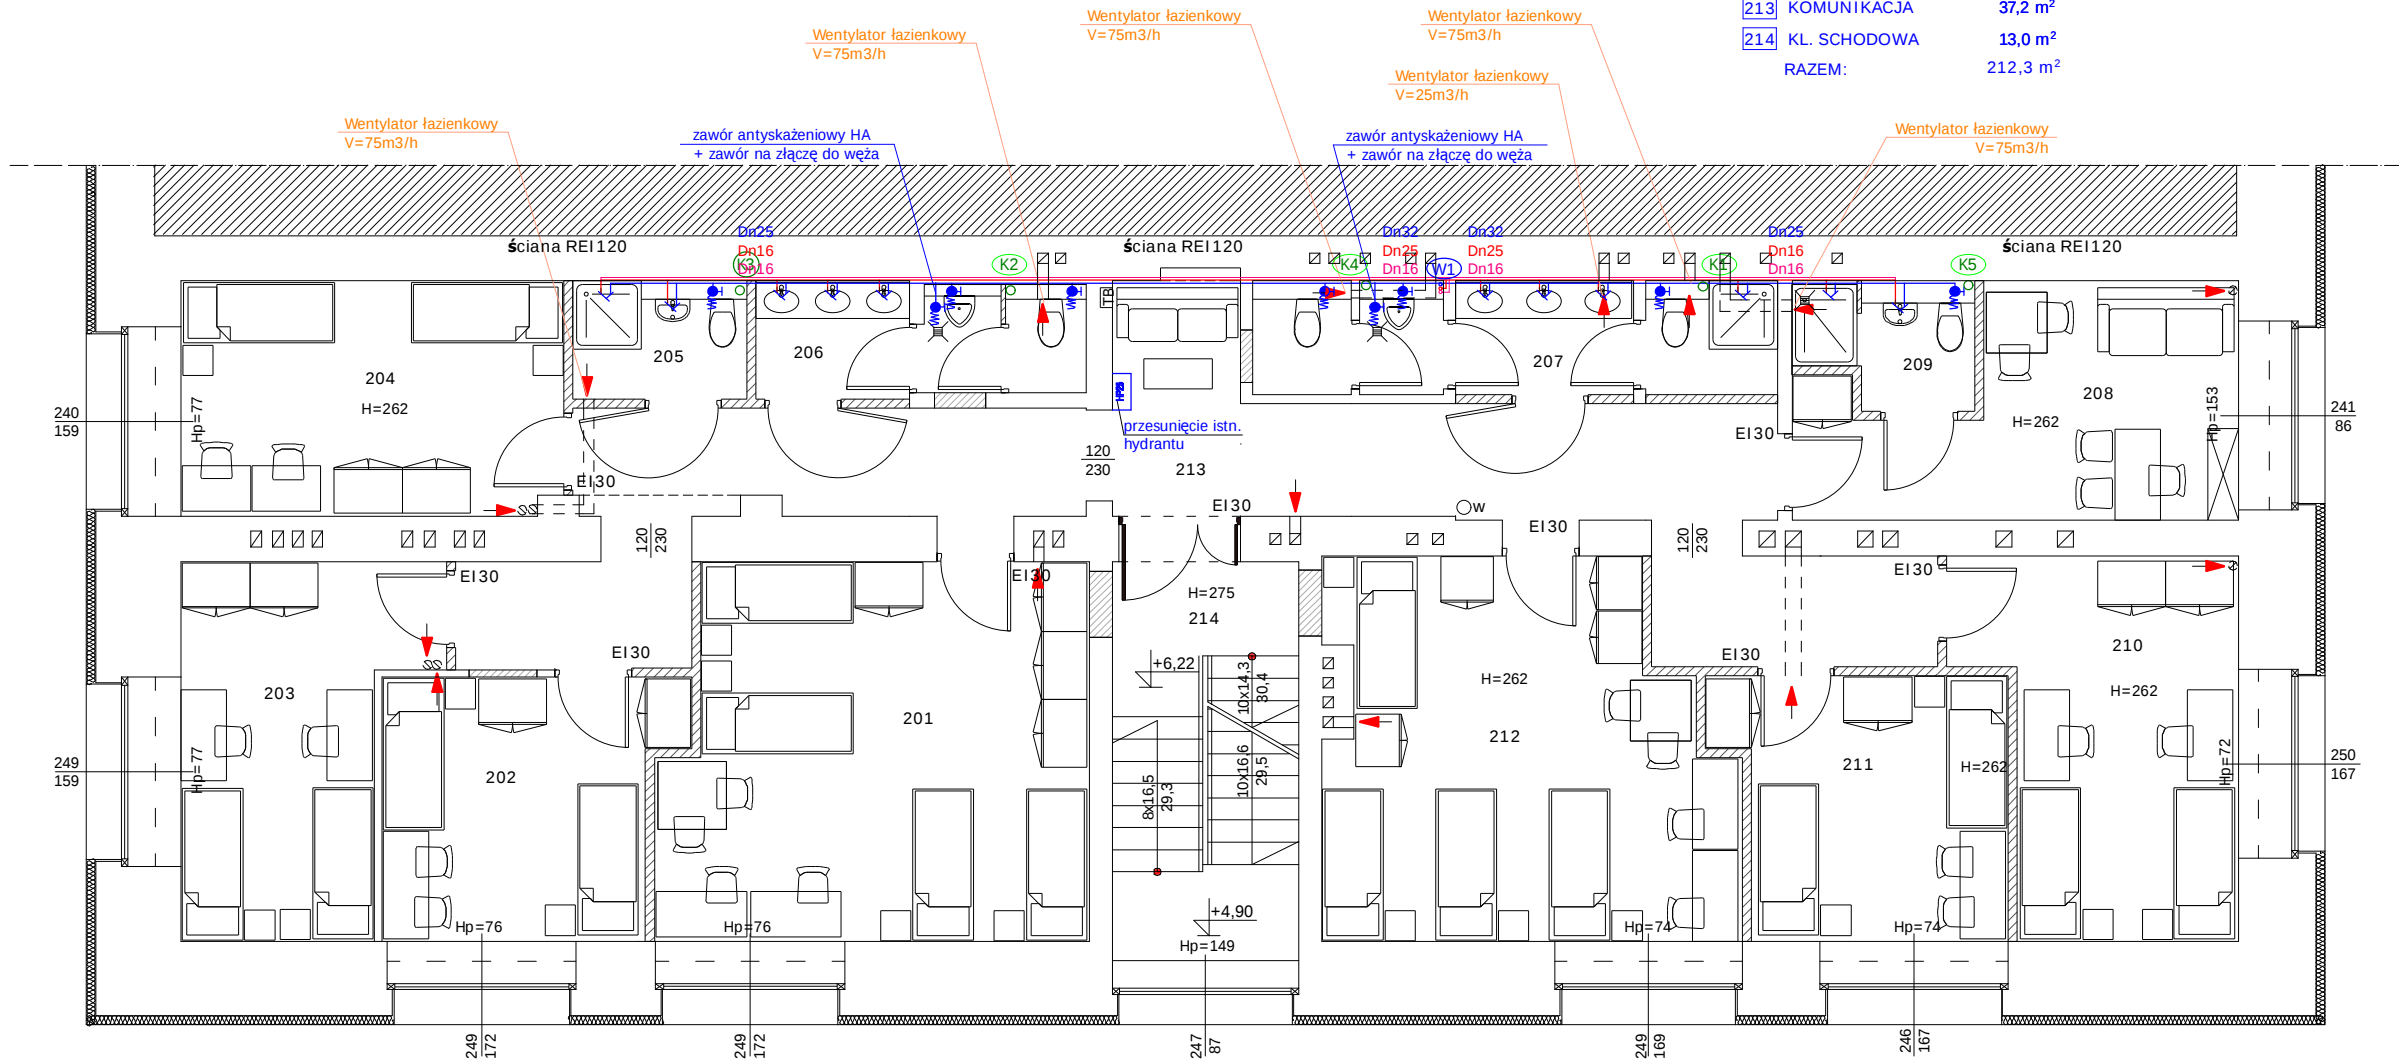

LEGENDA

- Dn25 woda zimna
- Dn16 woda ciepła
- Dn16 cyrkulacja
- W1 istniejący pion wody
- K1 istniejący pion kan. sanitarnej
- K3 projektowany pion kan. sanitarnej
- kanalizacja sanitarna podstropowa

PROJEKTOWANIE I NADZÓR W BUDOWNICTWIE mgr inż. Jarosław Mikołajczyk 59-216 Kunice, Pątnów Legnicki 10A tel. kom. 502-296-226			
Obiekt	Budynek Ośrodka Sportu i Rekreacji w Wałbrzychu. Bursa szkolna.		Projekt wykonawczy
Adres	58-300 Wałbrzych, ul. Wysockiego 11a dz. nr 95/17 obr. 0028		Branża sanitarna
Tyt. rys.	Rzut II piętra - instalacja wod.-kan., wentylacja		Skala 1:100
Projektant upr. proj. nr 608/01/DUW	mgr inż. L. JATKIEWICZ		Data 06 2015
			Rys. nr
Rys. opracował	mgr inż. J. MIKOŁAJCZYK		S3